


会签			
给排水			
工艺			
管道			
结构			
电气			
暖通			
弱电			
通信			

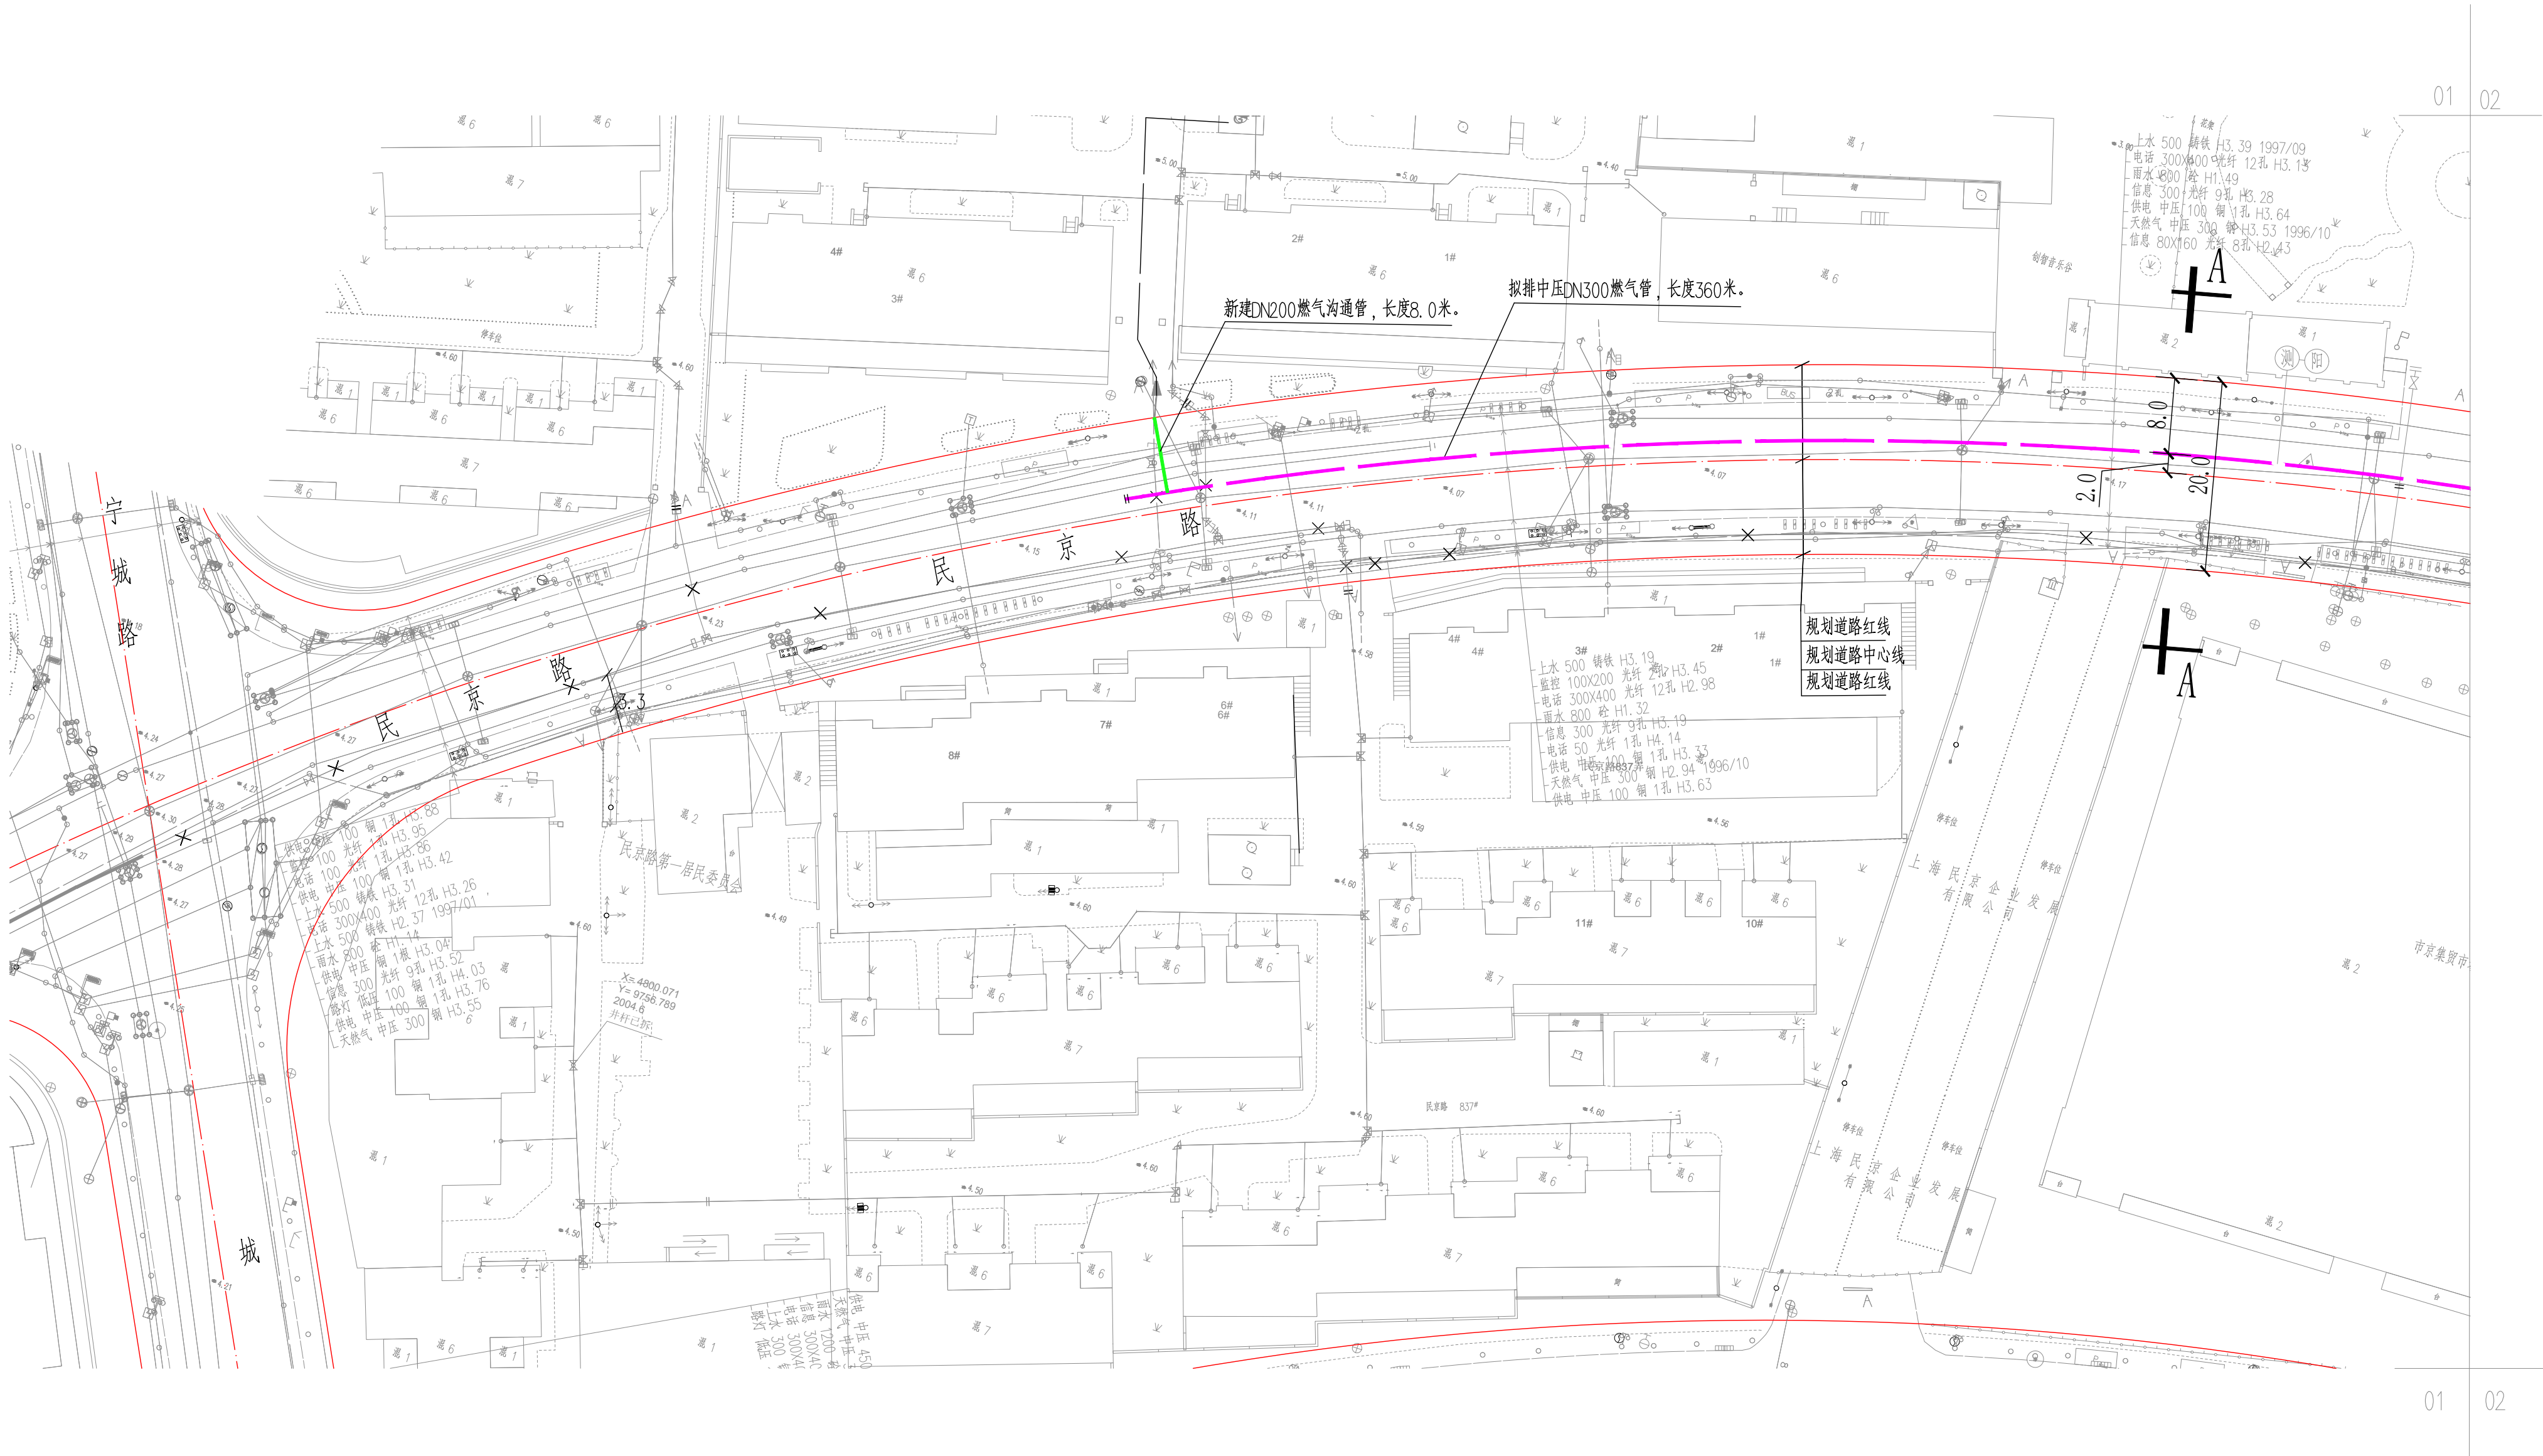

总平面图(一) 1:500

“ A-A ” 断面：民京路（宁城路以东100米-世界路）

本次拟于北侧机动车道距规划道路中心线2. 0米（距规划道路红线8. 0米）处敷设一根中压燃气管DN300，长度为360米；该段新建DN150-DN300燃气沟通管，长度31米。

序号	图例	名称
1		拟排中压燃气管道
2		燃气沟通管



说明

NOTE

序号

NO.

修改内容

DESCRIPTION

日期

DATE

建设单位

CLIENT

项目名称

PROJECT

民京路（宁城路以东100米-世界路）

燃气管道工程

上海能源建设工程设计研究院有限公司

SHANGHAI ENERGY CONSTRUCTION ENGINEERING DESIGN & RESEARCH CO., LTD.

设计证书编号

A231004570

审定/日期

AUTHORIZED FOR

ISSUE BY/DATE

审核/日期

VERIFIED BY

/DATE

校核/日期

CHECKED BY

/DATE

设计/日期

DESIGNED BY

/DATE

制图/日期

DRAWN BY

/DATE

题名

DRAWING TITLE

总平面图(一)

项目编号

56231120026

设计号

北北24-0361

比例

1:500

日期

24.5

校核

请照图

专业

工艺

图号

T03-01/02

版本号

VERSION