


景观	总体
水工	环境
道路	桥梁
设备	暖通
电气	仪表
建筑	结构
给水	排水
会签	

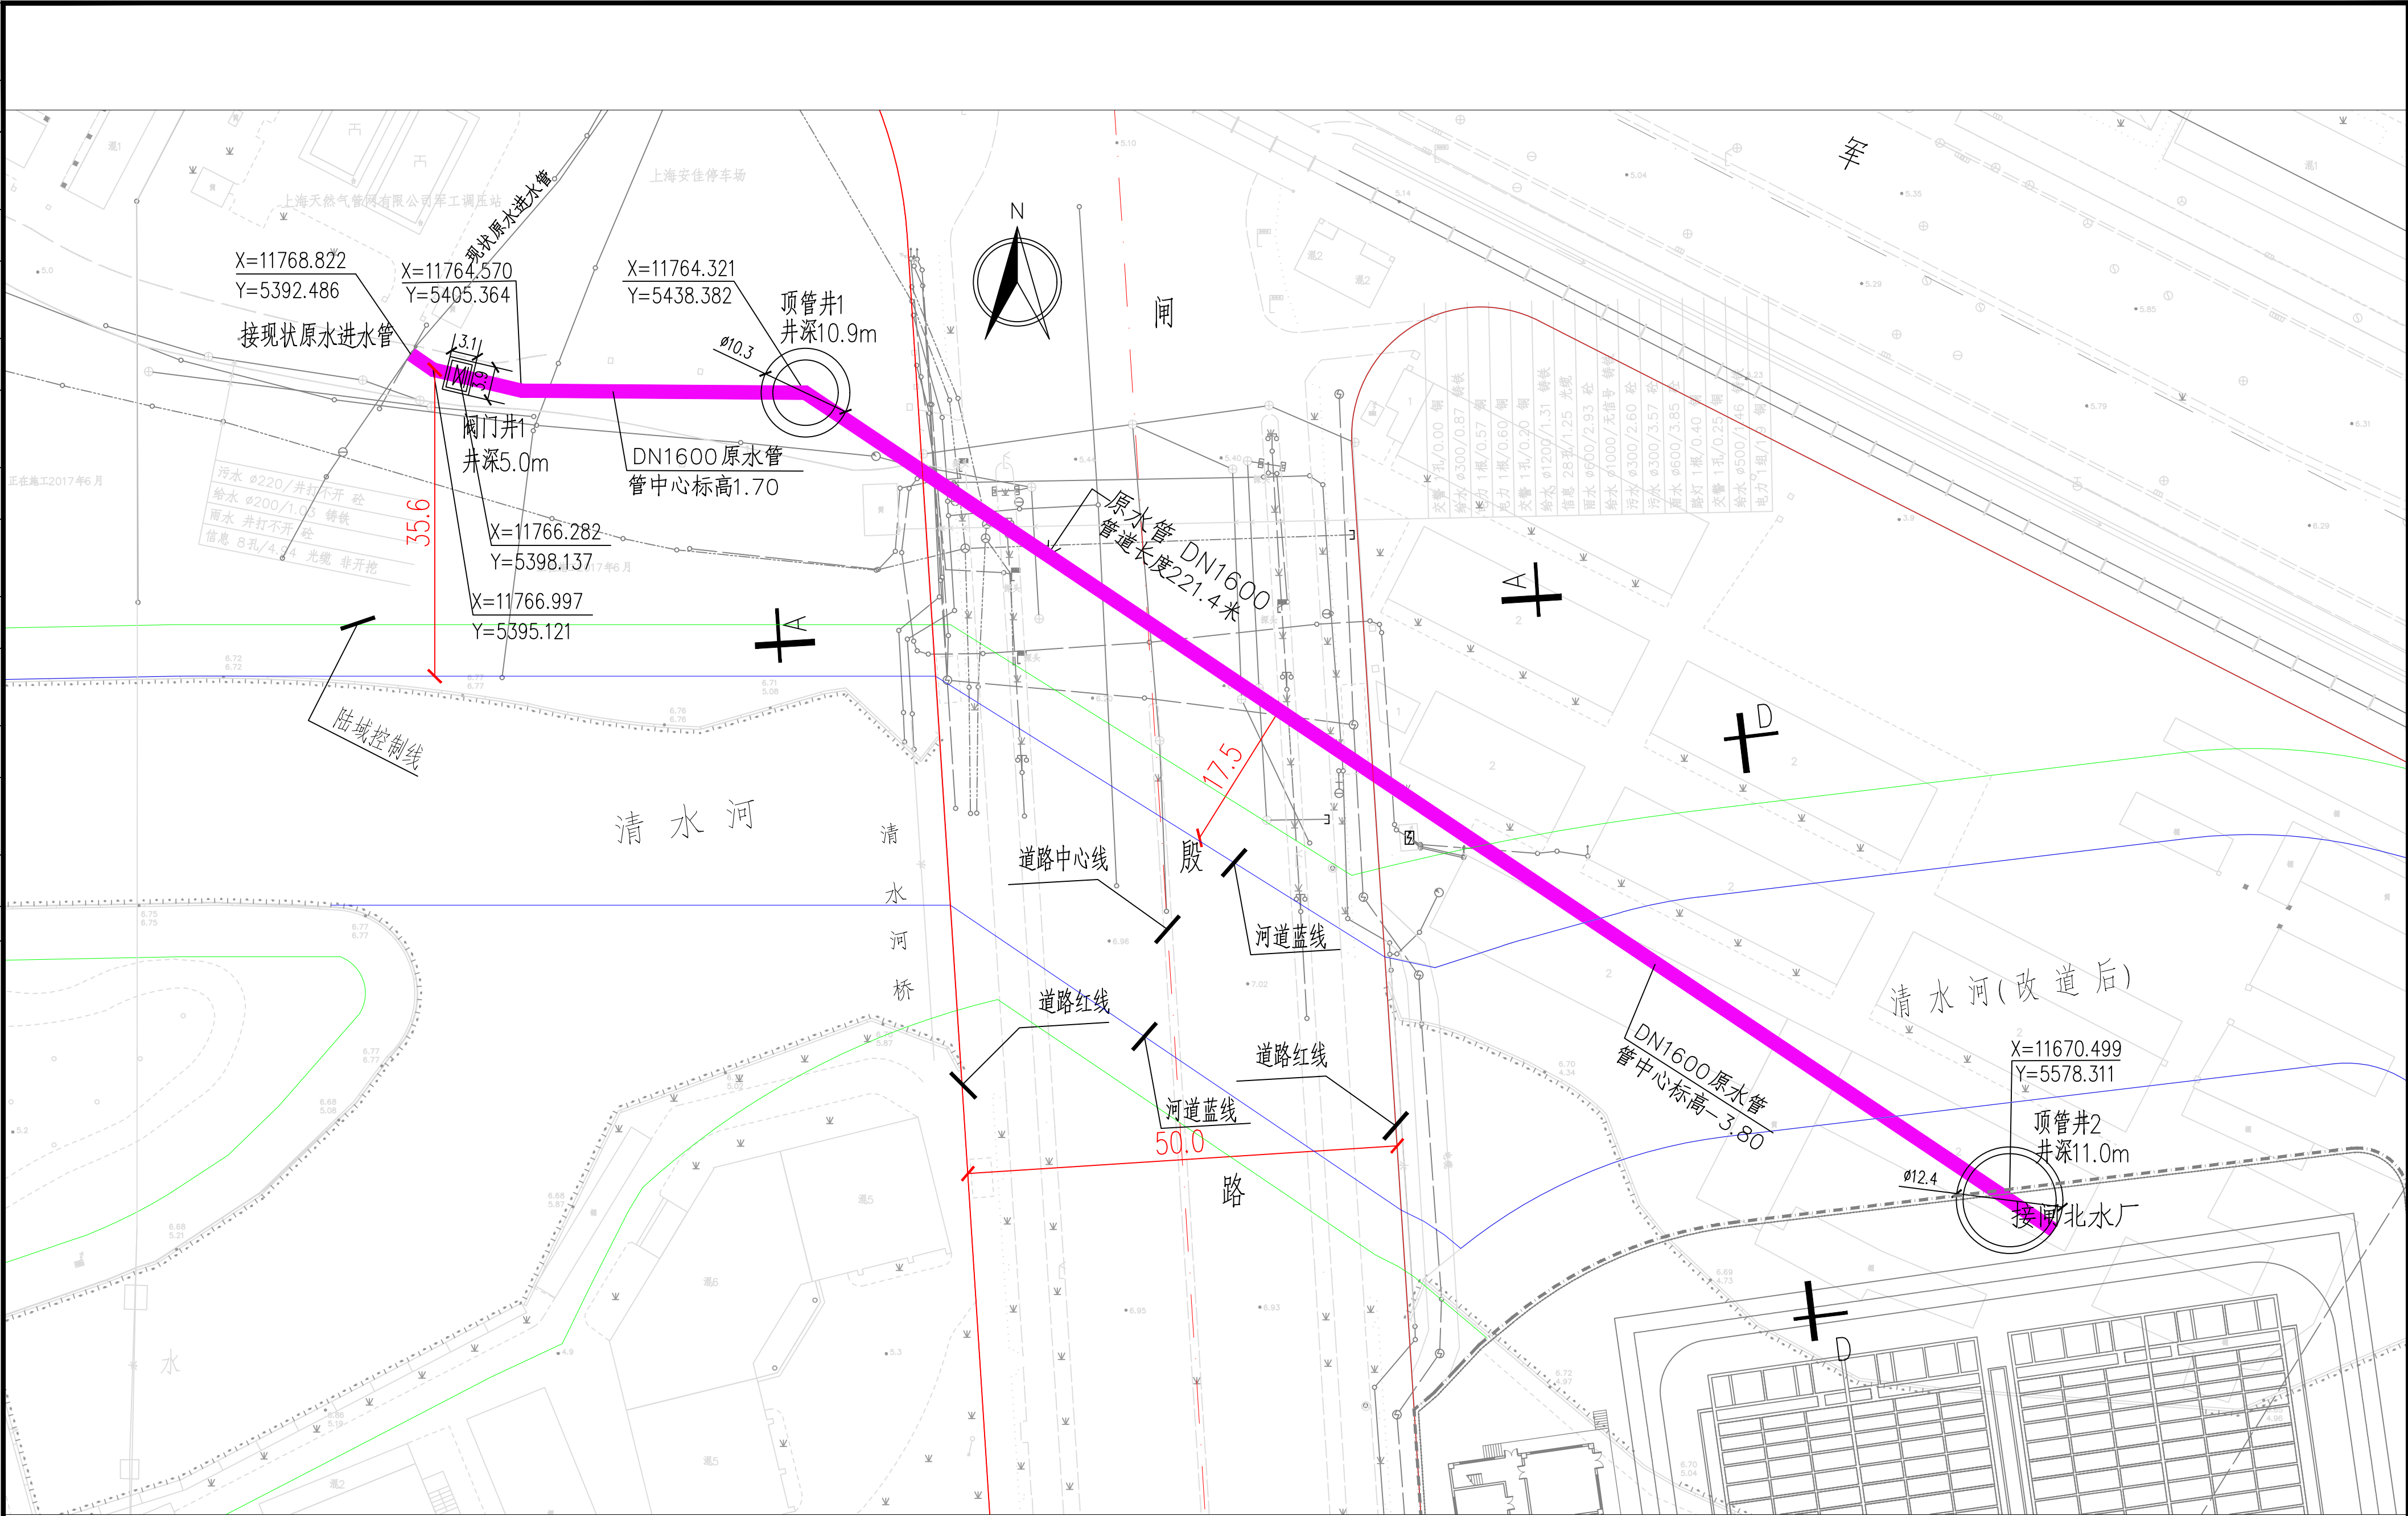

审核	王晏	马睿	马睿	马睿	阶段	施工图设计
设计负责人	马睿	马睿	马睿	马睿	专业	给水
专业负责人	韩立能	韩立能	韩立能	韩立能	比例	1:500
					日期	2024.02.20



上海市市政工程设计研究总院(集团)有限公司
SHANGHAI MUNICIPAL ENGINEERING DESIGN INSTITUTE (GROUP) CO., LTD.

闸北水厂改建工程

原水管线布置图

项目编号	2017SH776SS
子项名称	管线规划
图号	01
修正号	