


景观	总体
水工	环卫
道路	桥梁
设备	暖通
电气	仪表
建筑	结构
给水	排水
会堂	

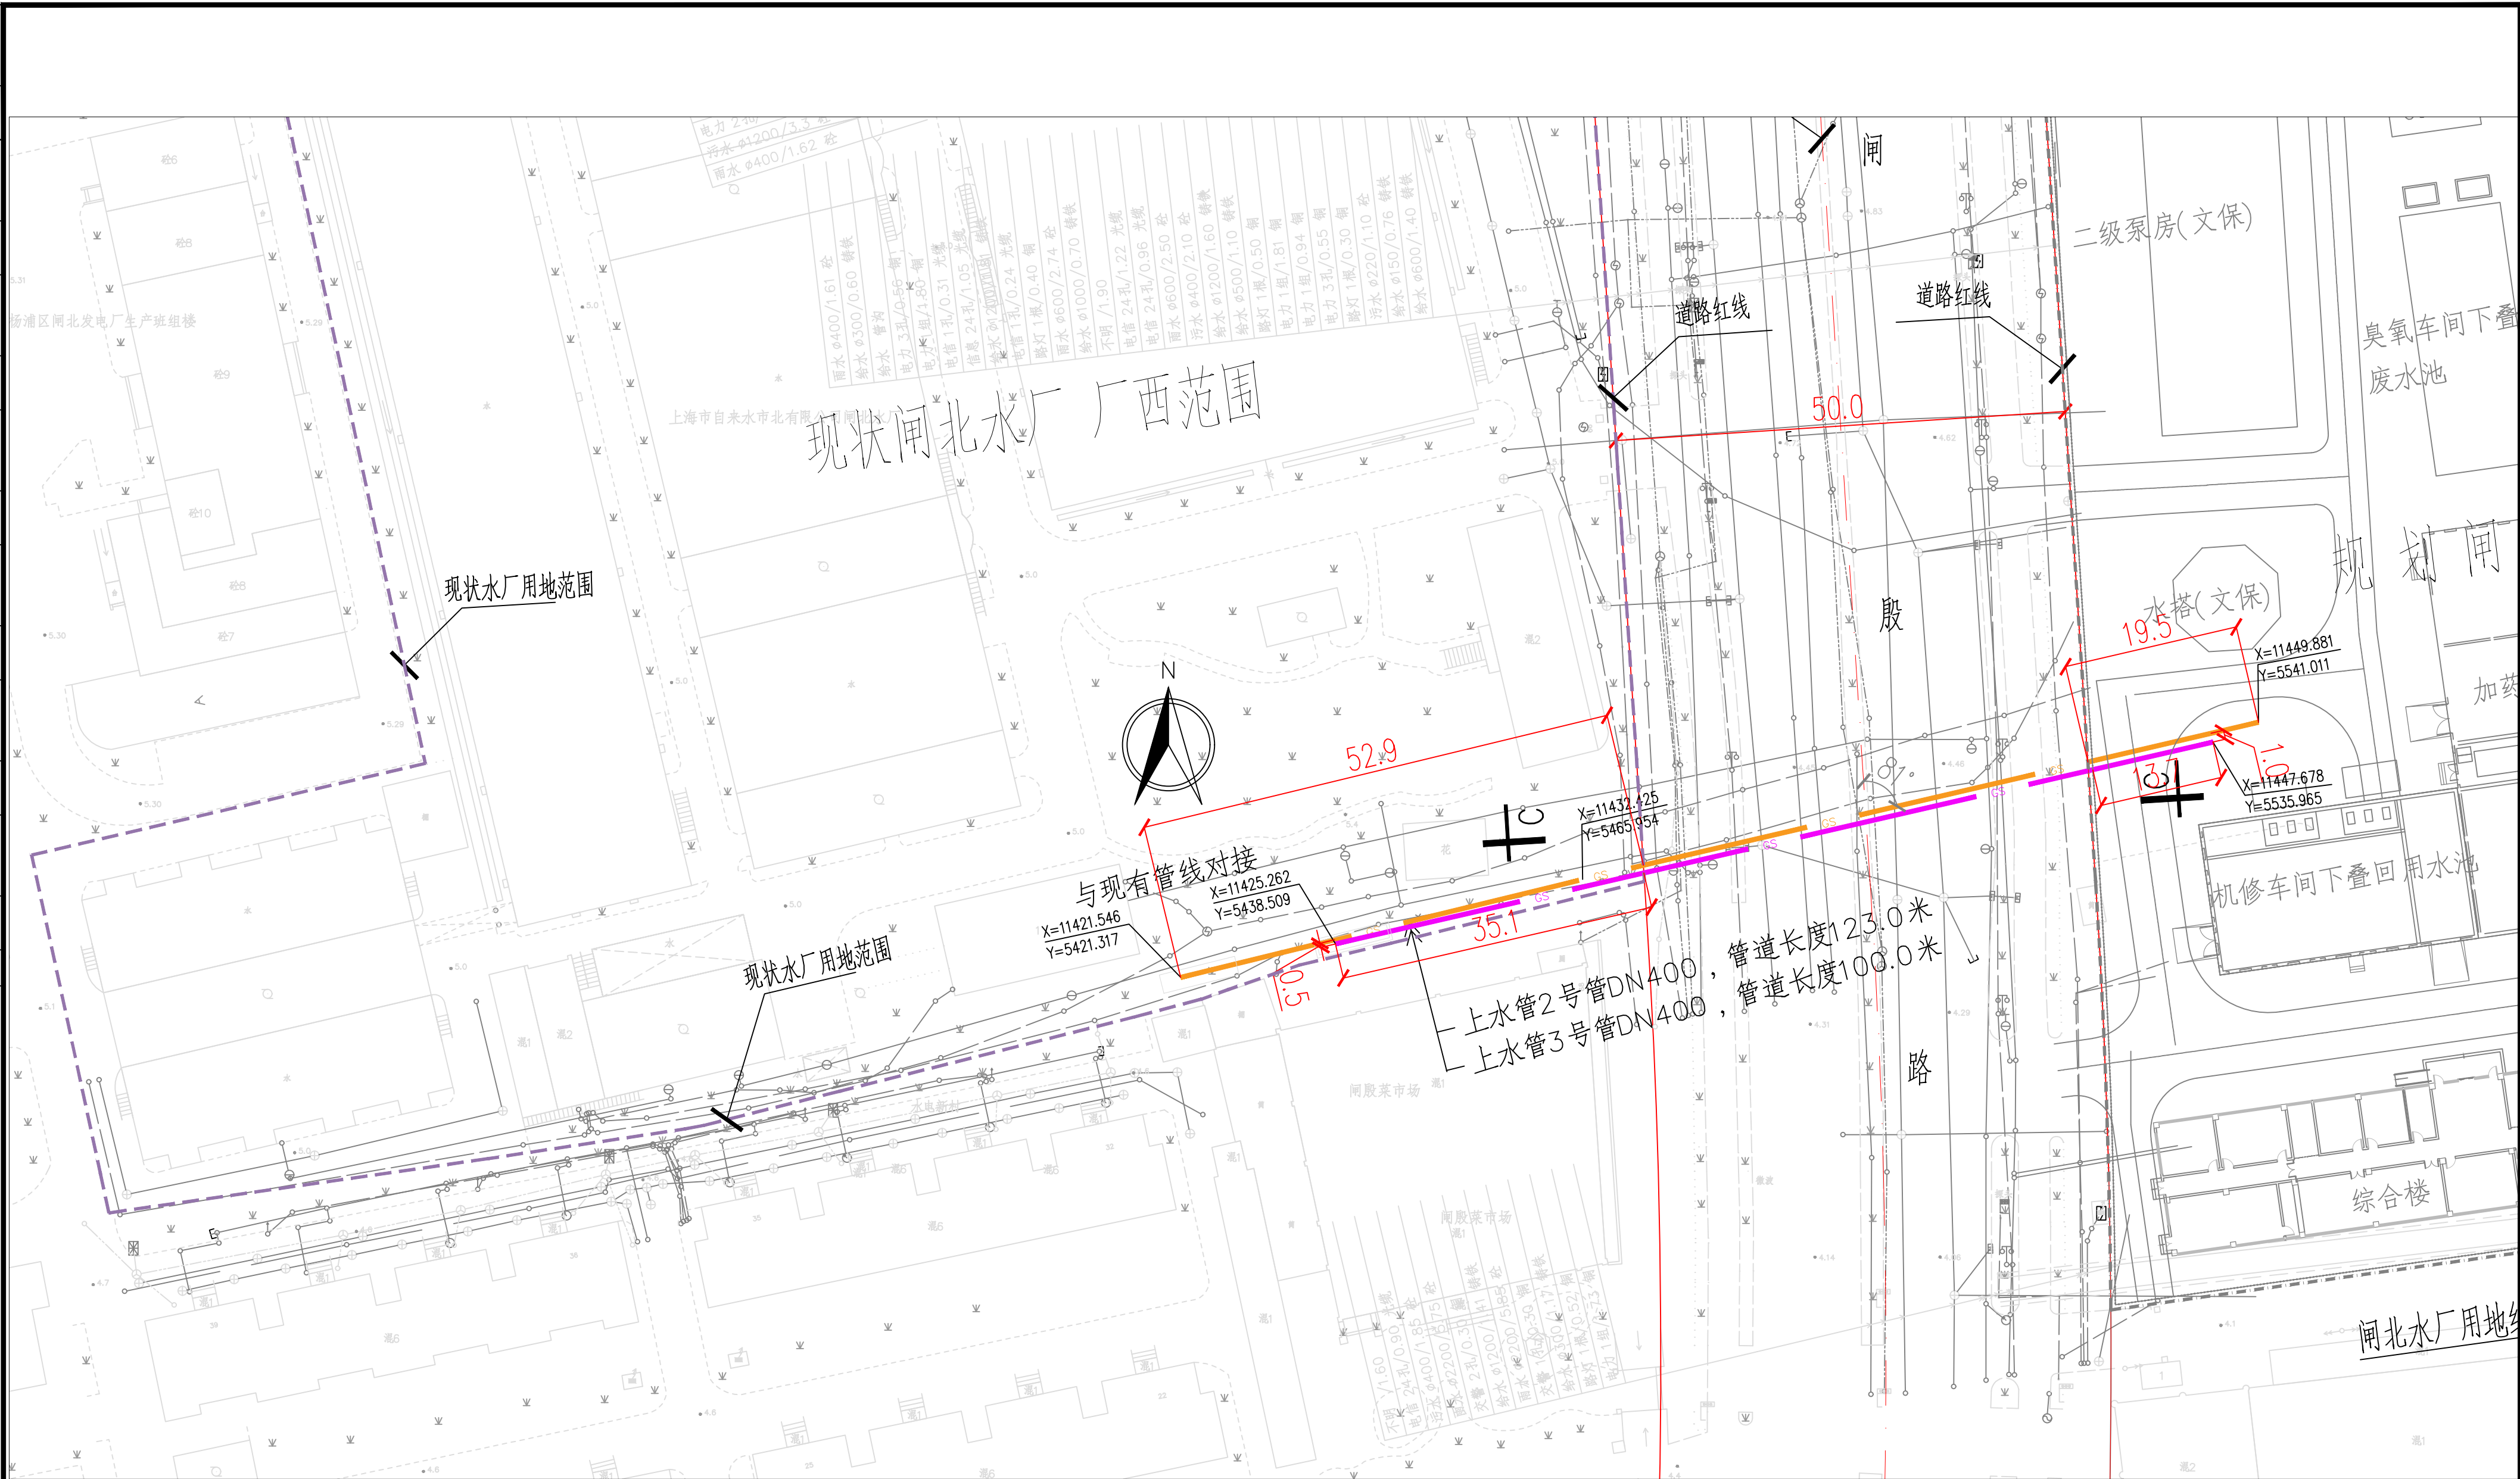

审核	王晏	马睿	马睿	阶段	施工图设计
设计负责人	马睿	马睿	马睿	专业	给水
专业负责人	韩立能	韩立能	韩立能	比例	1:500
				日期	2024.02.20

上海市市政工程设计研究总院(集团)有限公司
SHANGHAI MUNICIPAL ENGINEERING DESIGN INSTITUTE (GROUP) CO., LTD.

闸北水厂改建工程	项目编号	2017SH776SS
上水管2号3号管布置图	子项名称	管线规划
	图号	03
	修正号	