


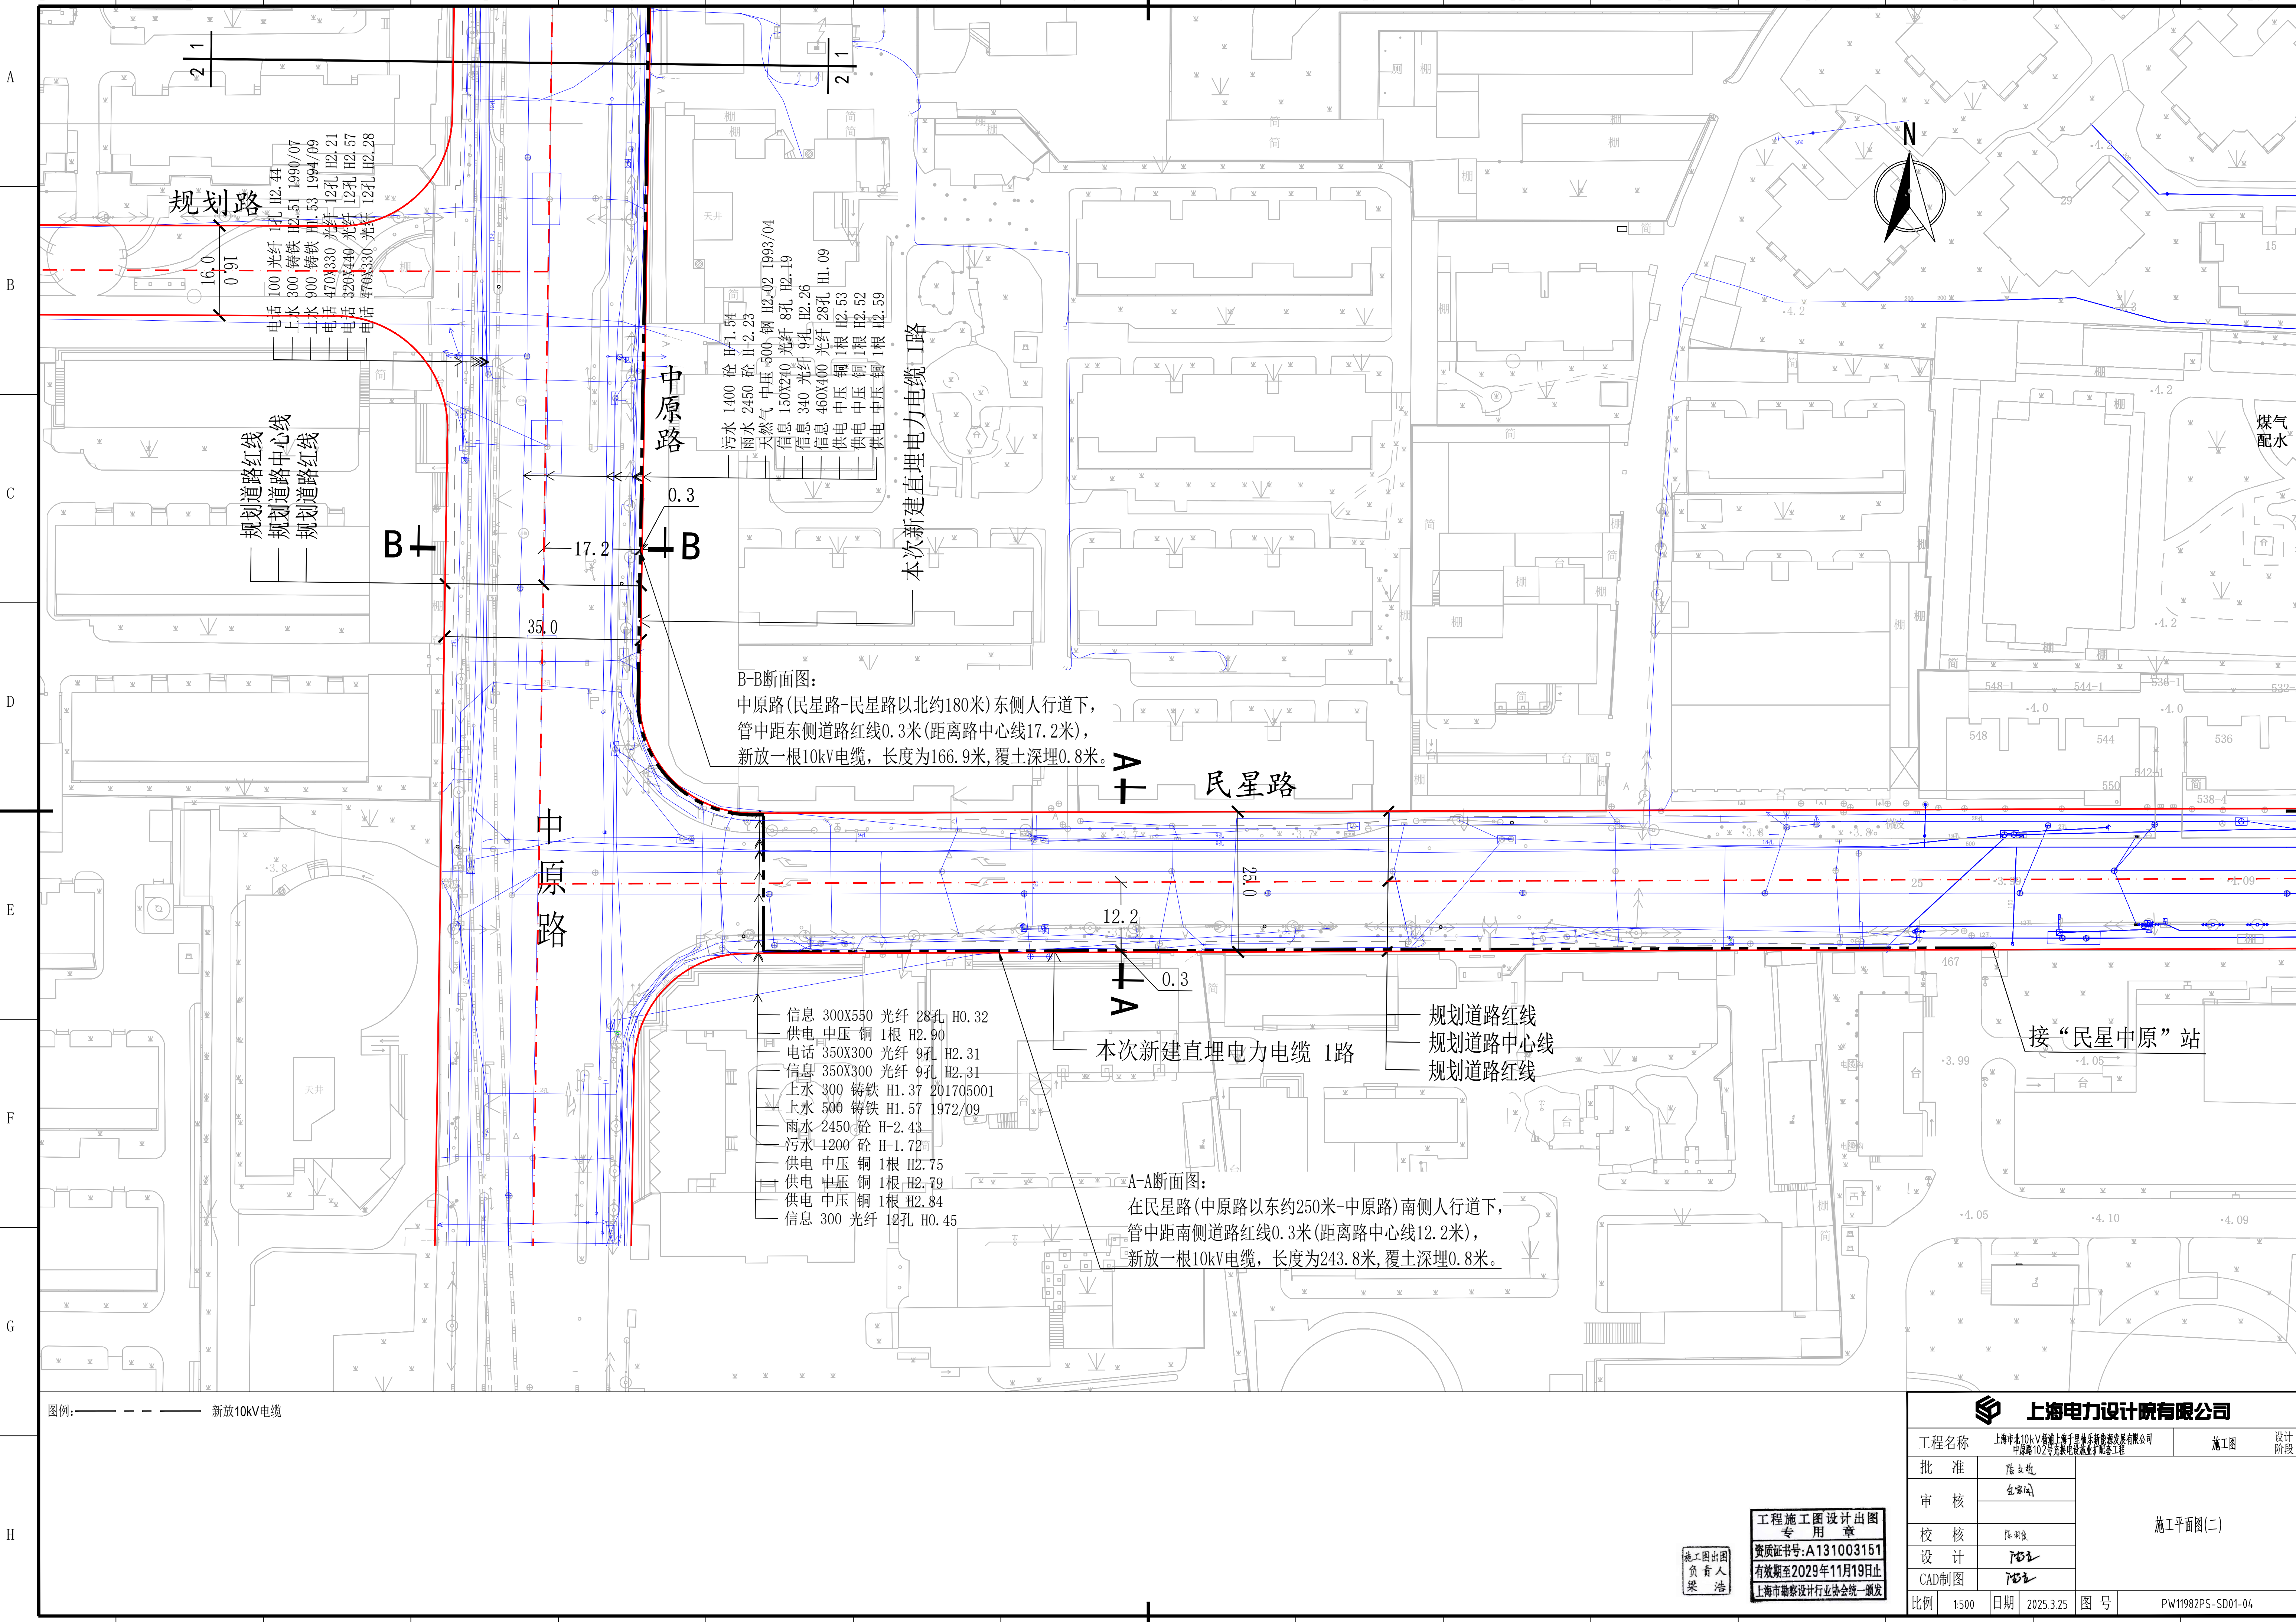

规划路

电话 100 光纤 1孔 H2.44
上水 300 铸铁 H2.51 1990/07
上水 900 铸铁 H1.53 1994/09
电话 470X330 光纤 12孔 H2.21
电话 320X449 光纤 12孔 H2.57
电话 470X330 光纤 12孔 H2.28

规划道路红线
规划道路中心线
规划道路红线

B+

17.2

35.0

B

污水 1400 砼 H-1.54
雨水 2450 砼 H-2.23
天然气 中压 500 钢 H2.02 1993/04
信息 150X240 光纤 8孔 H2.19
信息 340 光纤 9孔 H2.26
信息 460X400 光纤 28孔 H1.09
供电 中压 铜 1根 H2.63
供电 中压 铜 1根 H2.52
供电 中压 铜 1根 H2.59

本次新建直埋电力电缆 1路

B-B断面图:
中原路(民星路-民星路以北约180米)东侧人行道下,
管中距东侧道路红线0.3米(距离路中心线17.2米),
新放一根10kV电缆,长度为166.9米,覆土深埋0.8米。

民星路

中原路

信息 300X550 光纤 28孔 H0.32
供电 中压 铜 1根 H2.90
电话 350X300 光纤 9孔 H2.31
信息 350X300 光纤 9孔 H2.31
上水 300 铸铁 H1.37 201705001
上水 500 铸铁 H1.57 1972/09
雨水 2450 砼 H-2.43
污水 1200 砼 H-1.72
供电 中压 铜 1根 H2.75
供电 中压 铜 1根 H2.79
供电 中压 铜 1根 H2.84
信息 300 光纤 12孔 H0.45

本次新建直埋电力电缆 1路

规划道路红线
规划道路中心线
规划道路红线

A-A断面图:
在民星路(中原路以东约250米-中原路)南侧人行道下,
管中距南侧道路红线0.3米(距离路中心线12.2米),
新放一根10kV电缆,长度为243.8米,覆土深埋0.8米。

接“民星中原”站

图例:—— ———— 新放10kV电缆

施工图出图
负责人
梁 港

工程施工图设计出图
专用章
资质证书号:A131003151
有效期至2029年11月19日止
上海市勘察设计行业协会统一颁发

上海电力设计院有限公司			
工程名称	上海市10kV新建上海千里城乐新能发展有限公司 中原路102号充换电站施工配合工程		施工图 设计阶段
批准	陆文斌	施工平面图(二)	
审核	金家凤		
校核	陈明强		
设计	陈明强		
CAD制图	陈明强		
比例	1:500	日期	2025.3.25
图号	PW11982PS-SD01-04		