


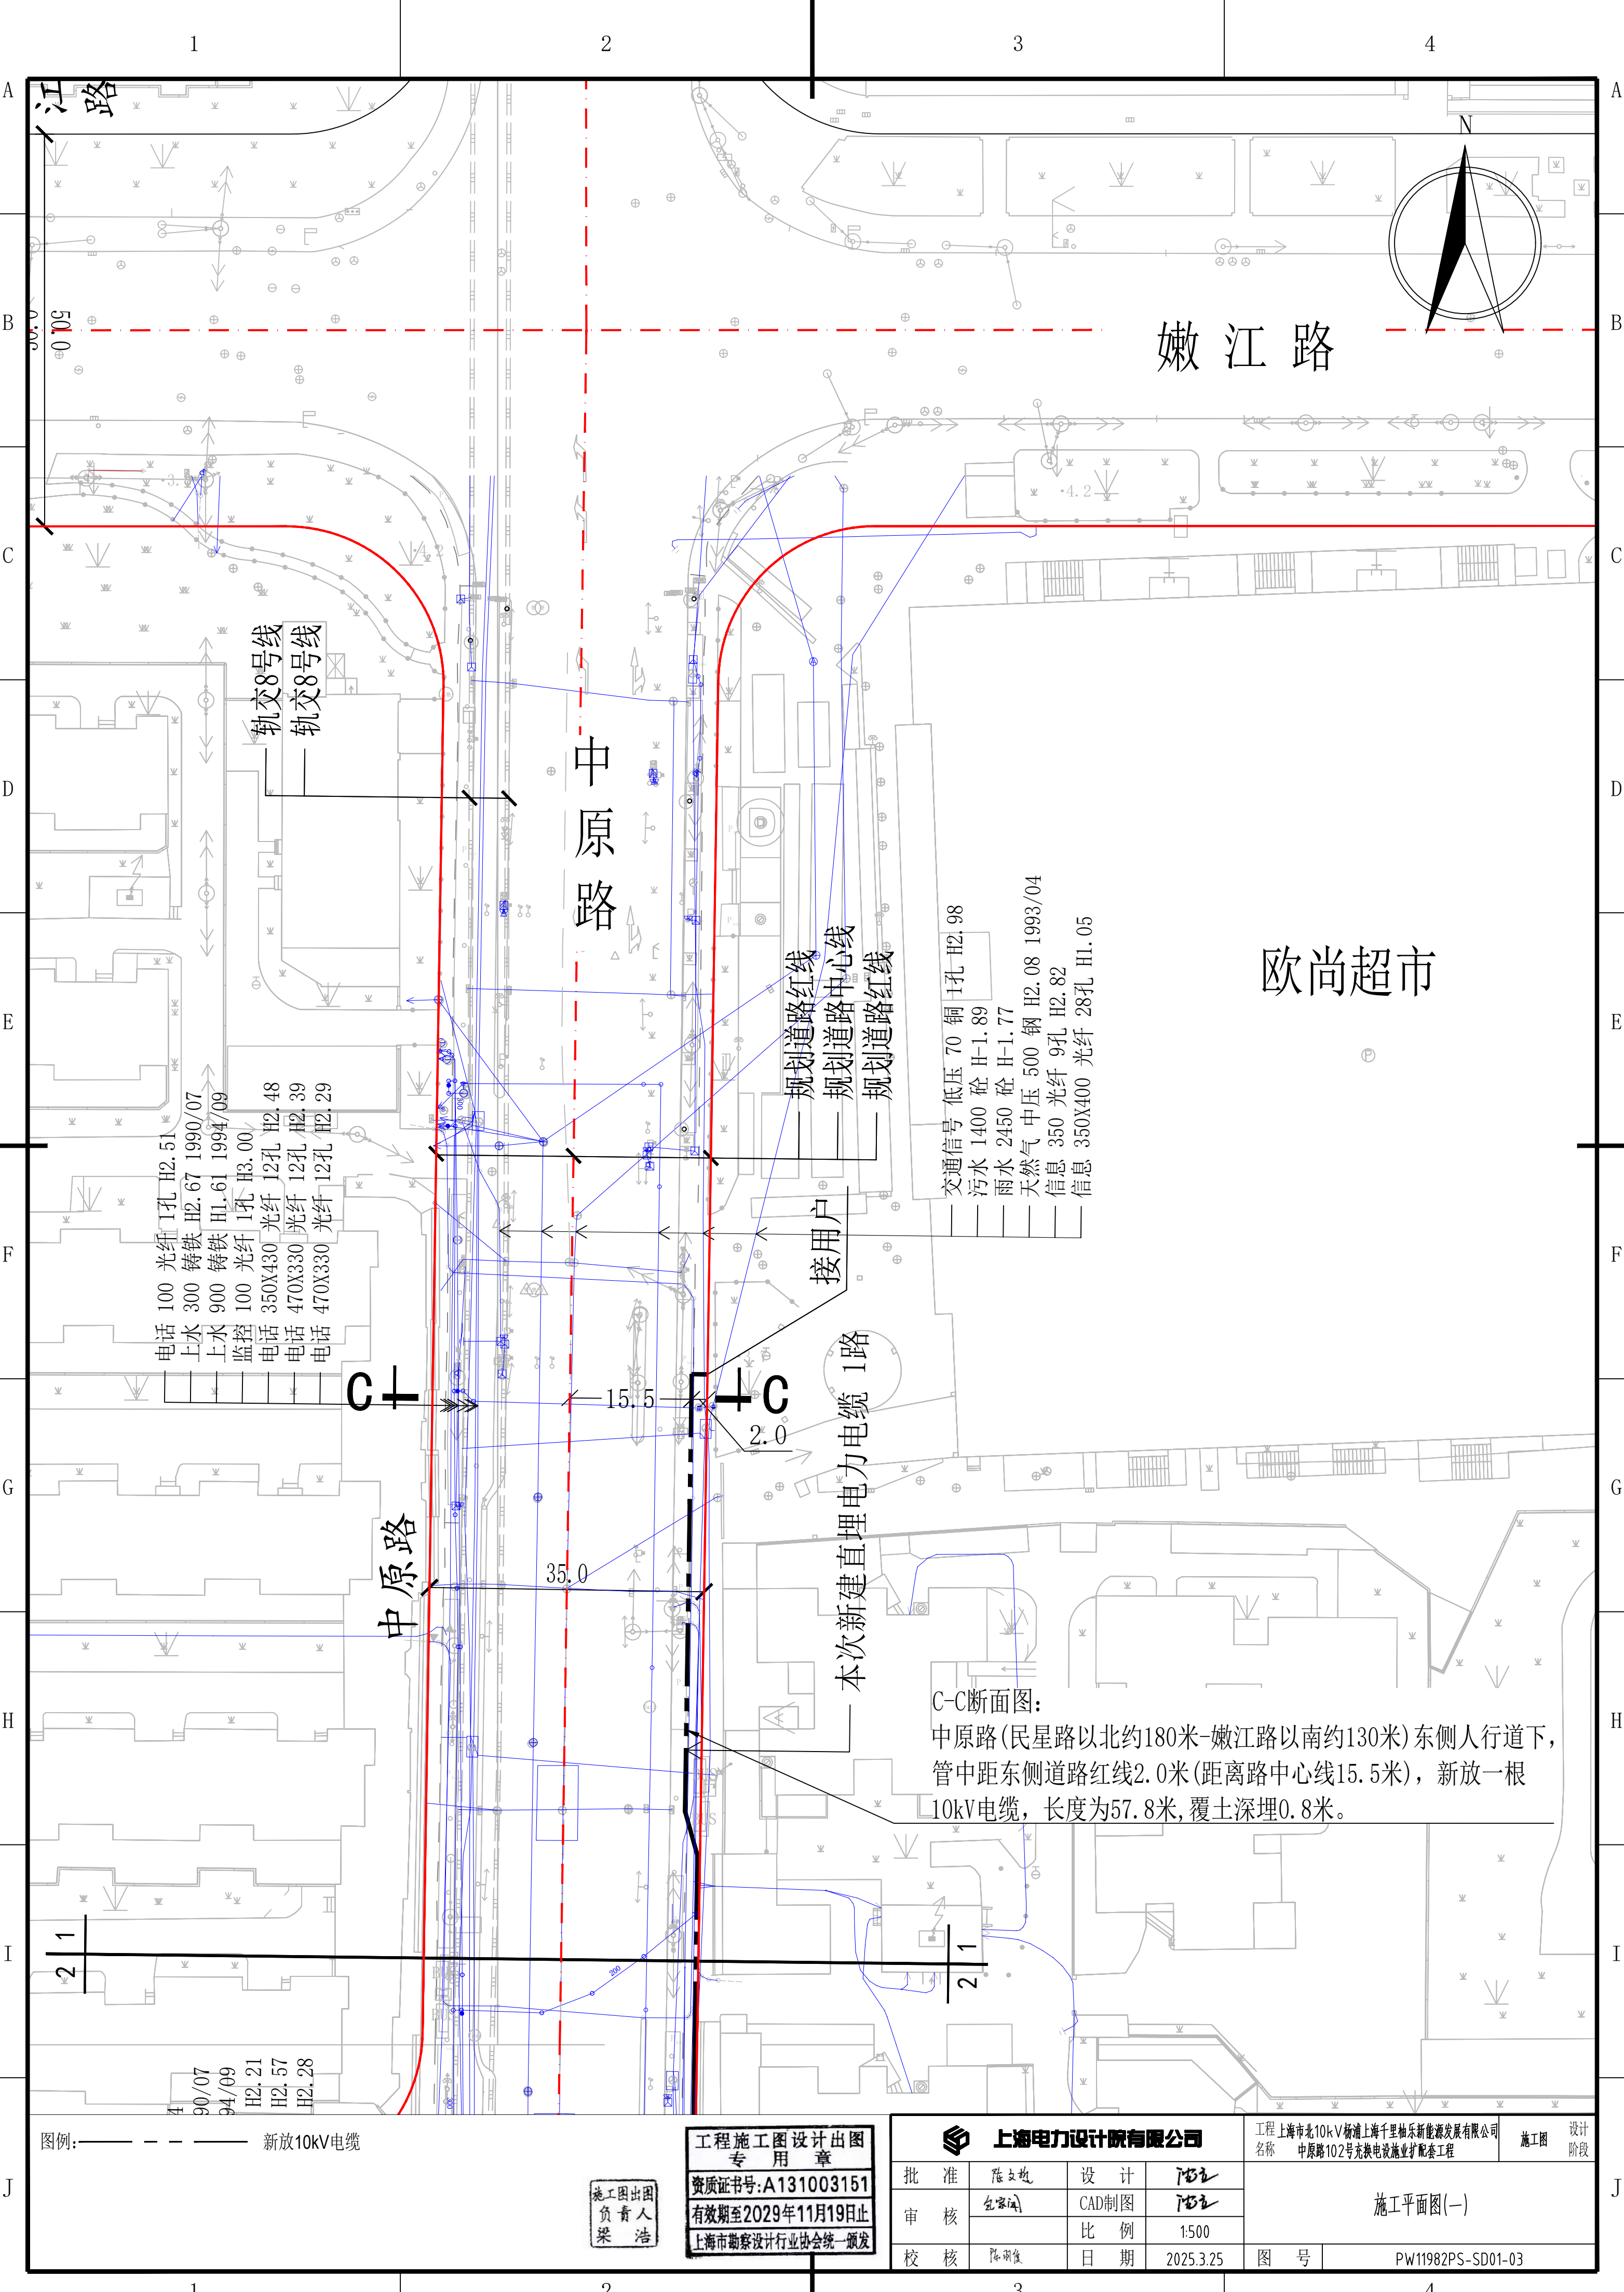

图例: ———— 新放10kV电缆

施工图出图
负责人
梁浩

工程施工图设计出图
专用章
资质证书号:A131003151
有效期至2029年11月19日止
上海市勘察设计行业协会统一颁发

上海电力设计院有限公司

批准	陈文娟	设计	陈文娟
审核	陈文娟	CAD制图	陈文娟
校核	陈文娟	比例	1:500
		日期	2025.3.25

工程 上海市北10kV杨浦上海千里东新能源发展有限公司
名称 中原路102号充换电设施业扩配套工程

施工图 设计阶段

施工平面图(一)

图号 PW11982PS-SD01-03